



Architectural Design  
设计单位

山东万方建筑工程设计有限公司  
SHANDONG VANFUN ARCHITECTURAL ENGINEERING DESIGN CO. LTD.

工程名称 内江市第二人民医院住院综合楼及其附属工程建设项目  
项目名称 医疗专项

工程编号 240902

图号	图 名	规格	图号	图 名	规格
01	给排水设计图例	A1			
02	二层给水平面图	A0			
03	三层给水平面图	A0			
04	四层给水平面图	A0			
05	五层给水平面图	A0			
06	二层排水平面图	A0			
07	三层排水平面图	A0			
08	四层排水平面图	A0			
09	五层排水平面图	A0			
更改及作废记录		日期	内 容 提 要		经办人

设计 \_\_\_\_\_ 校审 \_\_\_\_\_ 年 月



**VAD**  
山东万方建筑工程设计有限公司  
SHANDONG WANFANG ARCHITECTURAL ENGINEERING DESIGN CO., LTD.

工程设计证书编号(甲级) A137012581  
济南历下区历山路96号  
中国·济南 250013  
No.96,Lishan Road,Jinan,250013,China

合作方 PARTNERS

盖章 STAMP

索引图 KEY PLAN

A	2024.09.02	
版	本	日 期
REV.	DATE	备 注
建设单位 CLIENT		
内江市第二人民医院		
项目名称 PROJECT NAME	内江市第二人民医院综合楼 及其附属工程建设项目	
子项名称 SUB PROJECT	医疗专项	
项目编号 PROJECT NO.	240902	
设计总负责人 PROJECT MANAGER	邹宝娟	邹宝娟
审 定 APPROVED BY	邹宝娟	邹宝娟
审 核 EXAMINED BY	朱 凯	朱 凯
专业负责人 DIVISION CHIEF	朱 凯	朱 凯
校 对 CHECKED BY	王 琦	王 琦
设 计 DESIGNED BY	吴以新	吴以新
日 期 DATE	2024.09.02	
比 例 SCALE	1:100	
图 别 CATEGORY	给排水	
图 号 DRAWING NO.	01	
图 名 DRAWING TITLE		
给排水设计图例		

## 给排水设计图例

序号	名 称	图 例	序号	名 称	图 例	序号	名 称	图 例	序号	名 称	图 例
1	生活给水管	——J——	35	消声止回阀		69	高压泵组		103	隔油池	
2	纯水给水管	——CJG——	36	防回流污染止回阀		70	分区控制阀		104	沉淀池	
3	纯水回水管	——CJH——	37	泄压阀		71	过滤器		105	降温池	
4	高纯水给水管	——GCJG——	38	蝶阀		72	压力变送器		106	中和池	
5	高纯水回水管	——GCJH——	39	电动阀		73	补水增压装置		107	检查井	
6	热水给水管	——RJ——	40	防护阀门		74	水表		108	水封井	
7	热水循环管	——RH——	41	球阀		75	水表井		109	跌水井	
8	污水管	——W——	42	电磁阀		76	减压孔板		110	雨水口	
9	通气管	——T——	43	弹簧安全阀		77	温度计		111	雨水斗	
10	雨水管	——Y——	44	平衡锤安全阀		78	自动记录压力表		112	圆形地漏(无水封时应加存水弯)	
11	废水管	——F——	45	延时自闭冲洗阀		79	压力控制器		113	方形地漏(无水封时应加存水弯)	
12	高压细水雾消防管	——SW——	46	信号阀		80	自动记录流量计		114	自动冲洗水箱	
13	饱和蒸汽管	——Z——	47	减压阀		81	转子流量计		115	清扫口	
14	吸气管	——V——	48	排气阀		82	真空表		116	通气帽	
15	压缩空气管	——K——	49	水炮		83	离心水泵		117	检查口	
16	管道固定支架	—*—*—	50	湿式报警阀		84	管道泵		118	存水弯	
17	管道滑动支架	—≡—	51	干式报警阀		85	潜污泵		119	排水漏斗	
18	皮带水嘴	+ — 水嘴	52	预作用报警阀		86	开水器		120	挡墩	
19	淋浴器 淋浴喷头	淋浴器 淋浴喷头	53	雨淋阀		87	电热水器		121	Y形过滤器	
20	旋转水龙头	旋转水龙头	54	雨淋阀		88	燃气热水器		122	毛发聚集器	
21	脚踏开关	脚踏开关	55	闭式消防喷头(下喷)		89	卧式热交换器		123	喇叭口	
22	洒水(栓)龙头	洒水(栓)龙头	56	闭式消防喷头(上喷)		90	立式热交换器		124	橡胶软接头	
23	肘式龙头	肘式龙头	57	开式消防喷头		91	污水池		125	波纹管	
24	浴盆龙头	浴盆龙头	58	侧墙式消防喷头		92	洗涤盆 化验盆		126	套管伸缩器	
25	洗脸盆龙头	洗脸盆龙头	59	侧喷式消防喷头		93	洗脸盆		127	方形伸缩器	
26	延时自闭式冲洗阀	延时自闭式冲洗阀	60	高压细水雾喷头(开式)		94	浴盆		128	刚性防水套管	
27	化验龙头	化验龙头	61	水流指示器		95	盥洗槽		129	柔性防水套管	
28	普通水龙头	普通水龙头	62	遥控信号阀		96	坐便器		130	立管编号	
29	压力表	压力表	63	水力警铃		97	蹲便器				
30	角阀	角阀	64	末端试验装置		98	妇女卫生盆				
31	截止阀	截止阀	65	室外消火栓		99	立式小便斗				
32	浮球阀	浮球阀	66	室内单口消火栓		100	挂式小便斗				
33	闸阀	闸阀	67	手提式灭火器		101	阀门及阀门井				
34	止回阀	止回阀	68	推车式灭火器		102	矩形化粪池				



合作方 PARTNERS

蓋章 SIGN



二層給水平面図





山东万方建筑工程设计有限公司  
SHANDONG WANFANG ARCHITECTURAL DESIGN CO., LTD.

工程设计与预算编号(内附): A102042586  
济南高新区天辰山路9号  
中设, 张强 258013  
No. 66, Lijian Road, Jinan, Shandong, P.R. China

名字: 李 昊

盖章: 51.00P

索引图 REF PLAN

A	2024.09.02	初步设计
版	次	审
REV	DATE	NOTES

建设单位 CLIENT

内江市第二人民医院

项目名称: 内江市第二人民医院综合门诊医技楼工程

工程名称: 内江市第二人民医院综合门诊医技楼工程

项目编码: 240902

设计负责人: 郑宝楠

审核: 朱凯

专业负责人: 朱凯

设计: 王琳

校核: 吴以新

日期: 2024.09.02


比例: 1:100

图名: 给排水

图号: 03

图名: 给排水

图名: 给排水

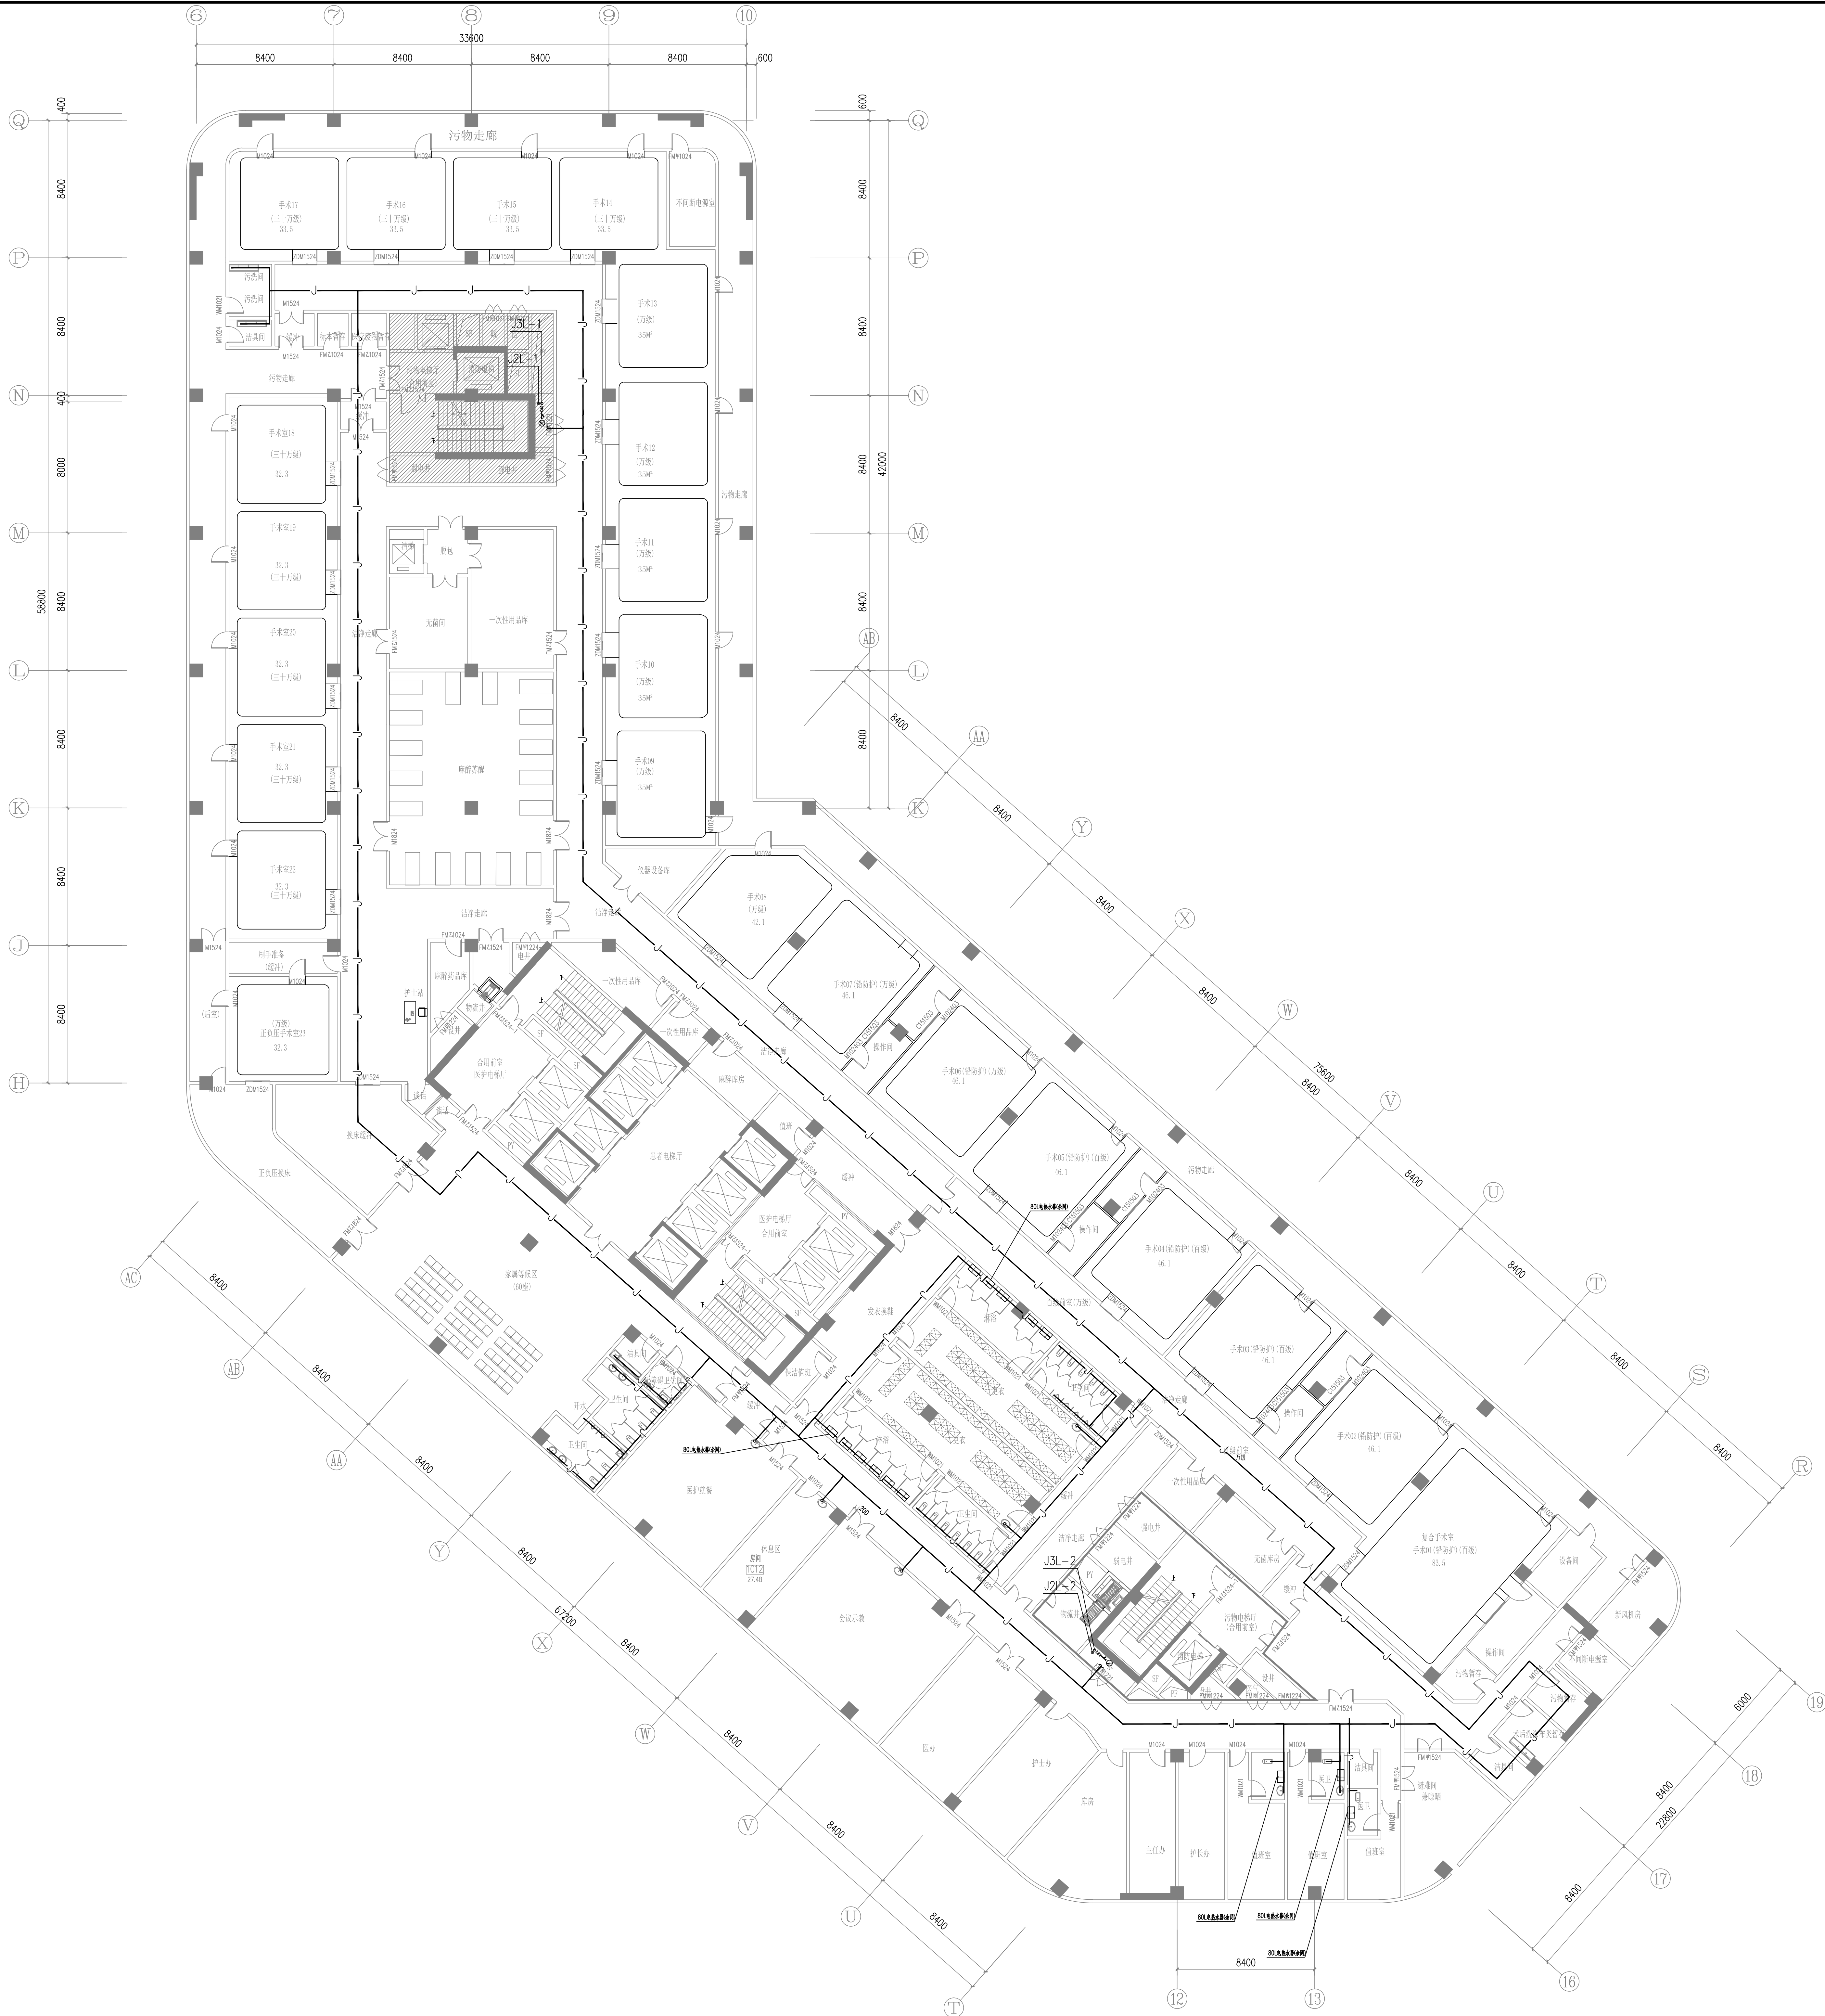

三层给水平面图 1:150



合作方 PARTNERS

益章 SIXP



附件 1: 项目 A					
	A	2024, 09, 02	初步设计		
版本	日期	日期	备注		
修订者	DATE	DATE	NOTES		
内江市第二人民医院					
项目名称	内江市第二人民医院综合门诊医技楼工程二标段项目				
PROJECT NO.	20240902				
专业名称	给排水专业				
设计人	郑宝瑞				
校对人	朱凯				
审核人	王坤				
批准人	梁以新				
日期	2024.09.02				
校对人	1:100				
审核人	04				
批准人	给排水专业				
图名: DRAWING TITLE					



ICU

ICU

五层给水平面图 1:150



山东万方建筑工程有限公司  
SHANDONG WANGFANG ENGINEERING CO., LTD.

工程设计与预算(单位): A3303286  
济南高新区经二路10号  
中国·济南 250103  
No.10, Jigao Road, Jinan, 250103, China

名字: FANT005

盖章: 53.60P

索引图 REF PLAN

版	次	日期	备注
A	2024.09.02	初步设计	

建设单位 CLIENT

内江市第二人民医院

项目名称 PROJECT NAME  
内江市第二人民医院综合楼  
及医技楼工程建设项目

方案名称 SRS PROJECT  
医疗专项

项目编号 PROJECT NO.  
240902

设计负责人人 DESIGNER  
郑宝楠

审核人 CHECKED BY  
朱凯

专业负责人 SPECIALIST  
朱凯

设计师 DESIGNER  
王瑞

校核人 CHECKED BY  
吴以新

日期 DATE  
2024.09.02

比例 SCALE  
1:100

图名 DRAWING  
给排水

 
图号 DRAWING NO.  
05

图名 DRAWING TITLE  
五层给水平面图



合作方 PARTNERS

蓋章 SIGN



二层排水平面图 1:150

二層排水平面圖





合作方 PARTNERS

合作方 PARTNERS

蓋章 SIGN

蓋章 SIGN



三层排水平面图 1:150

 
索引图 KEY PLAN

建设单位 CLIENT  
内江市第二人民医院

内江市第二人民医院

三层排水平面图





合作方 PARTNERS

益章 SIXP



索引图 KEY PLAN

内江市第二人民医院

四层排水平面图



山东万方建筑设计有限公司

注册建筑师(证书号): A20200286  
注册结构工程师(证书号): 200013  
注册给排水工程师(证书号): 200013

设计人: 王明

图号: 51-001

ICU

